


S=1/300

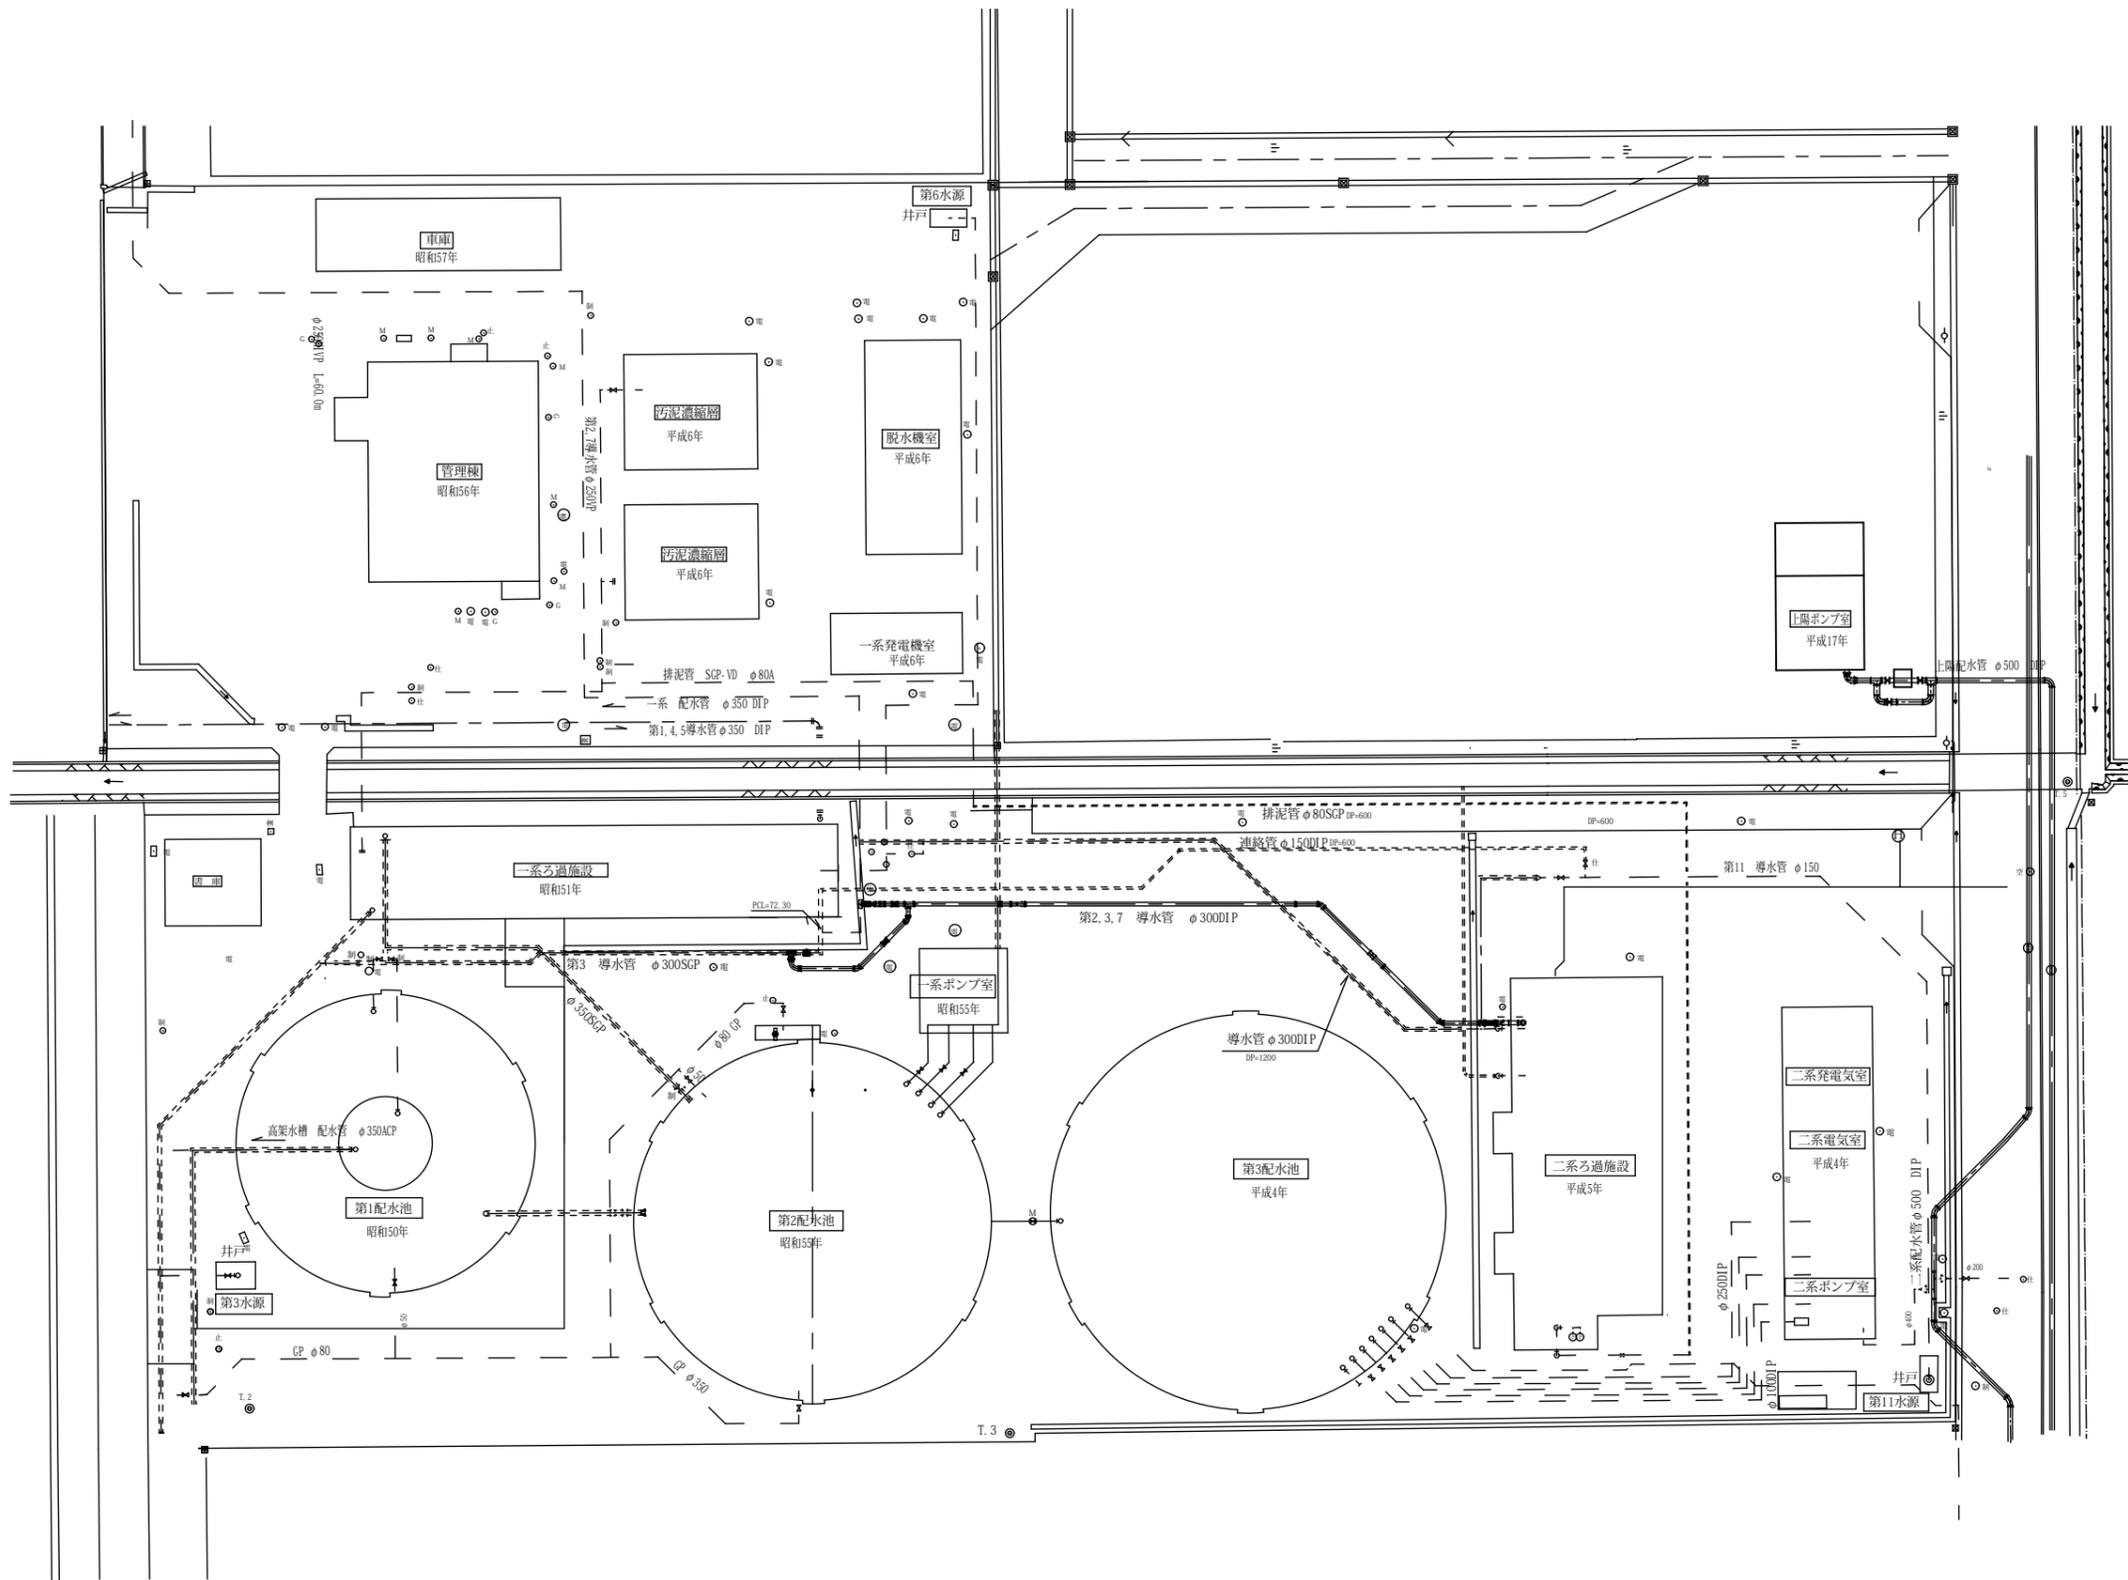

浄水場概略図 S = 1 / 3 0 0

図名	平面図	設計番号	
縮尺	1 / 3 0 0	製図年月日	
			NO. 計
玉 村 町			